


Planta Baixa - Projeto Elétrico


Escala 1:75

Tabela 1: Legendas


Símbolo	Descrição
○	Ponto de luz
⊕	Interruptor Simples
⬆	Tomada de Uso Geral - Baixa
⬆	Tomada de Uso Geral - Média
⬆	Tomada de Uso Geral - Alta
▬	Quadro de Distribuição
⊗	Marcador
---	Eletroduto Pela Parede
- - -	Eletroduto Pelo Chão
—	Eletroduto Pela Laje

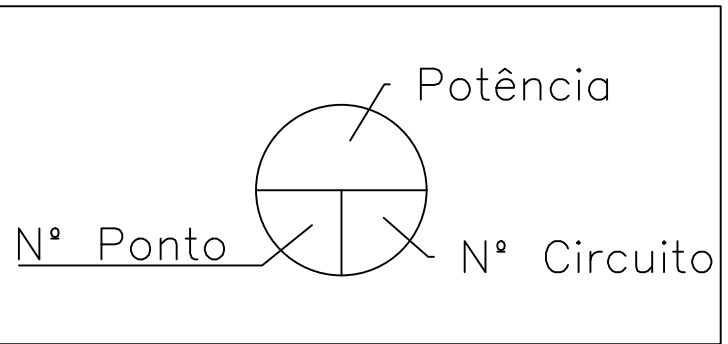

Ponto de Luz

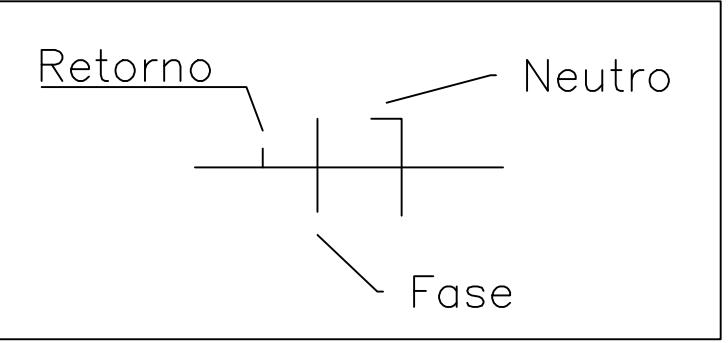

Ponto de Luz

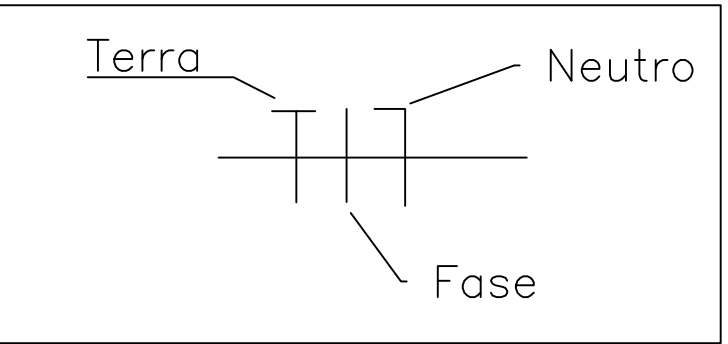

Tomada

CARIMBO DE APROVAÇÕES :



PREFEITURA DE

CATALÃO

Cidade que sonha e faz.

TIPO DE USO :

CMEI PROFº ANIBAL ROSA DO NASCIMENTO

ENDEREGO DA OBRA :

Rua 96 s/nº - Castelo Branco

PROPRIETARIO :

PREFEITURA MUNICIPAL DE CATALÃO CNPJ nº: 01.505.643/0001-50

AUTOR DO PROJETO :

ENGRº DRIELID ALVES ROCHA CREA nº: 101742691/01-D GO

RESPONSÁVEL TÉCNICO :

ENGRº DRIELID ALVES ROCHA CREA nº: 101742691/01-D GO

DESCRIÇÃO :

* Planta Baixa

01/01

ESCALAS:

INDICADAS

DATA:

16/03/2022

DESENHO:

RAFAIANE

REVISÃO :