



Planta de Cobertura Cozinha - Calhas

Escala 1:50

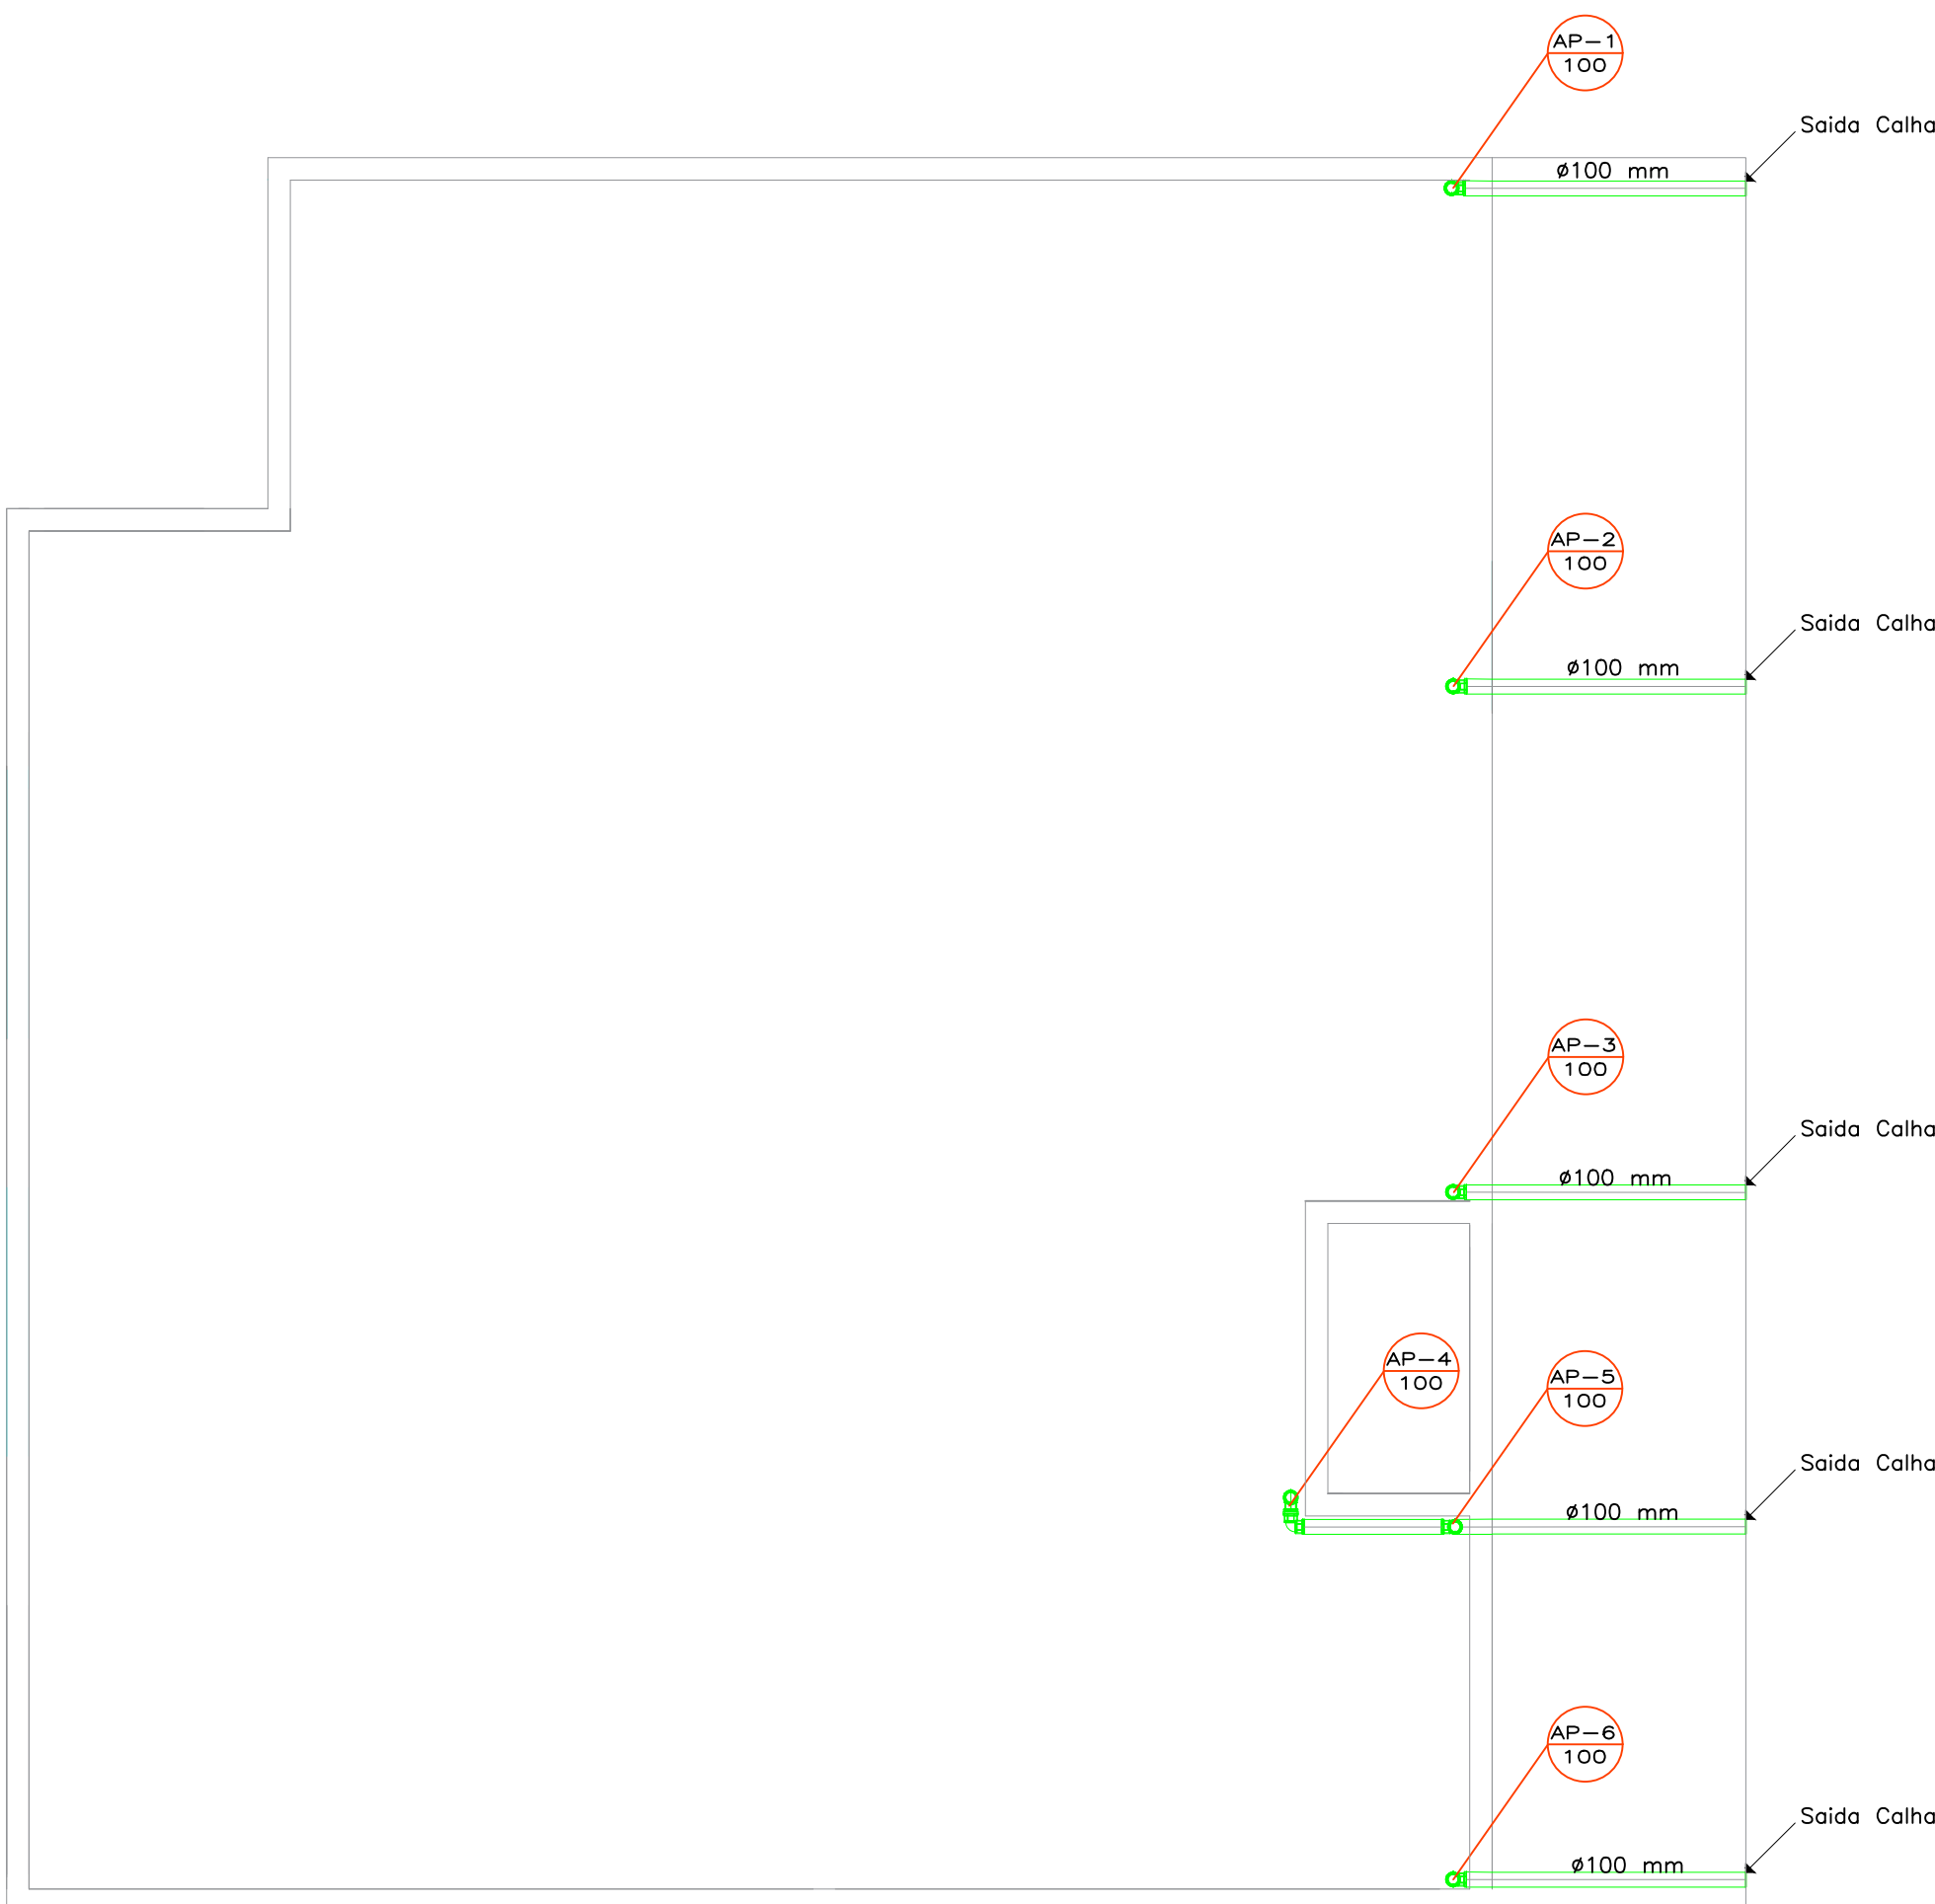


Planta baixa cozinha - Sistema Pluvial

Escala 1:50

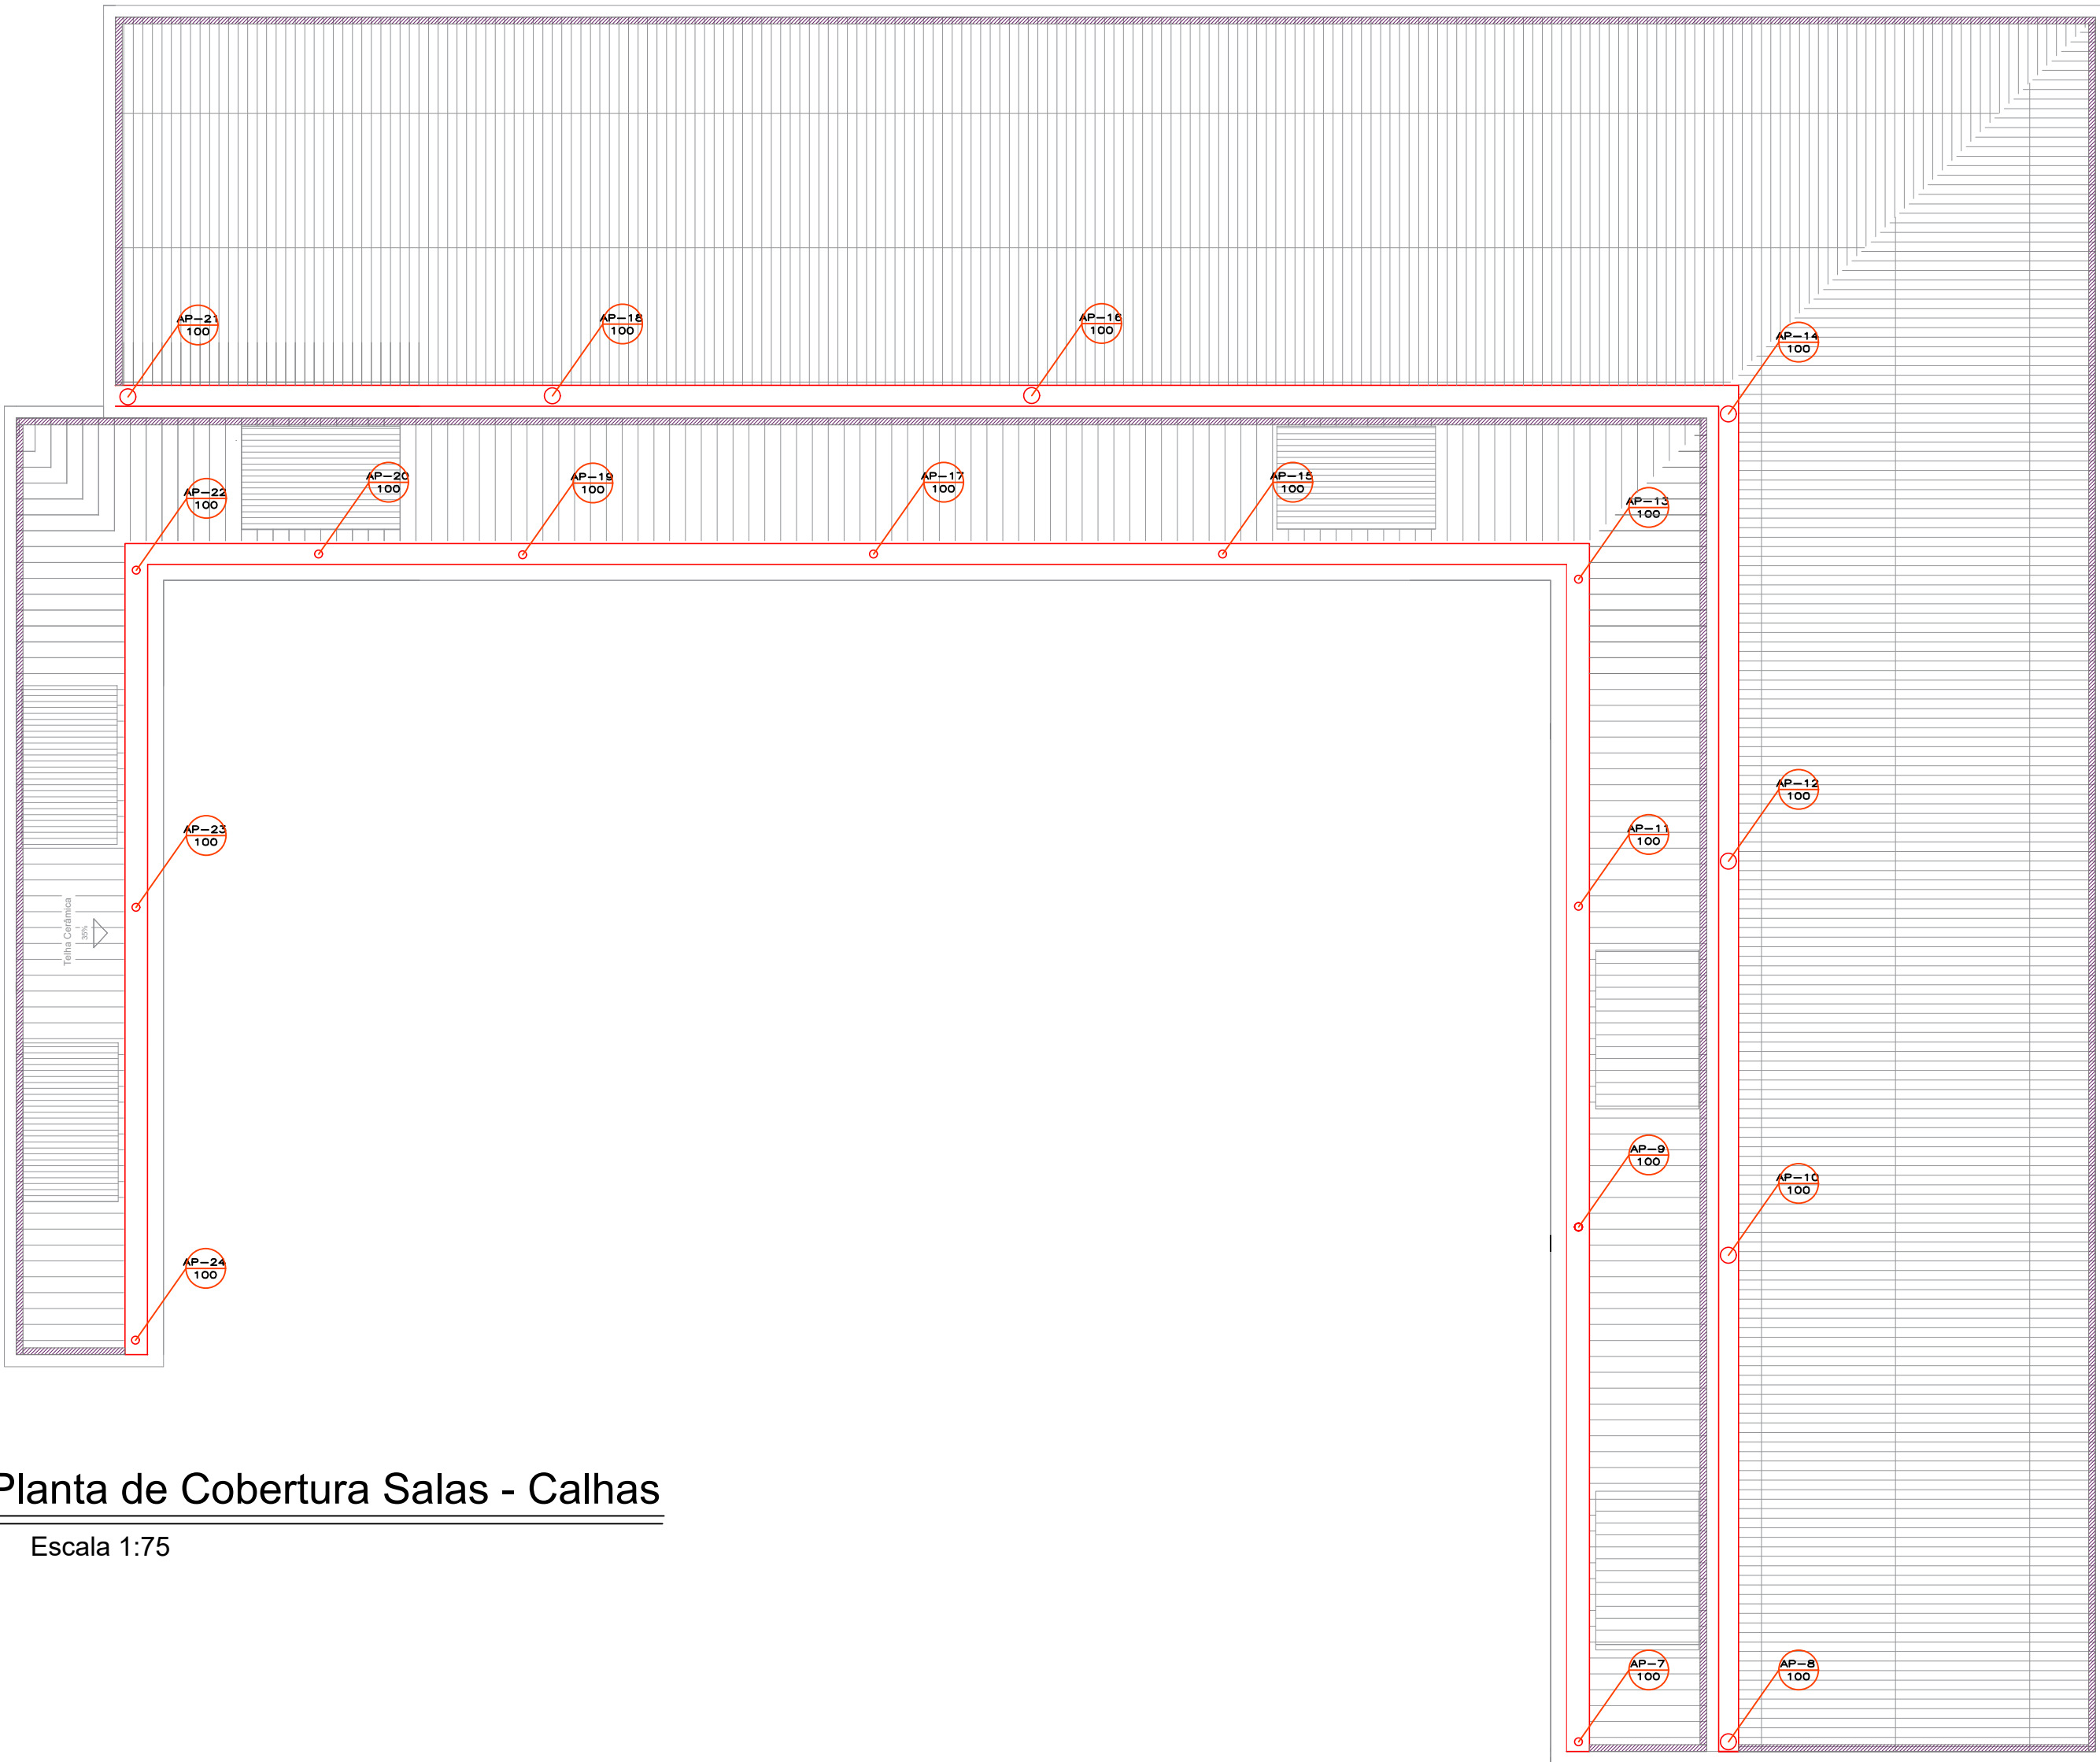

Planta de Cobertura Salas - Calhas

Escala 1:75

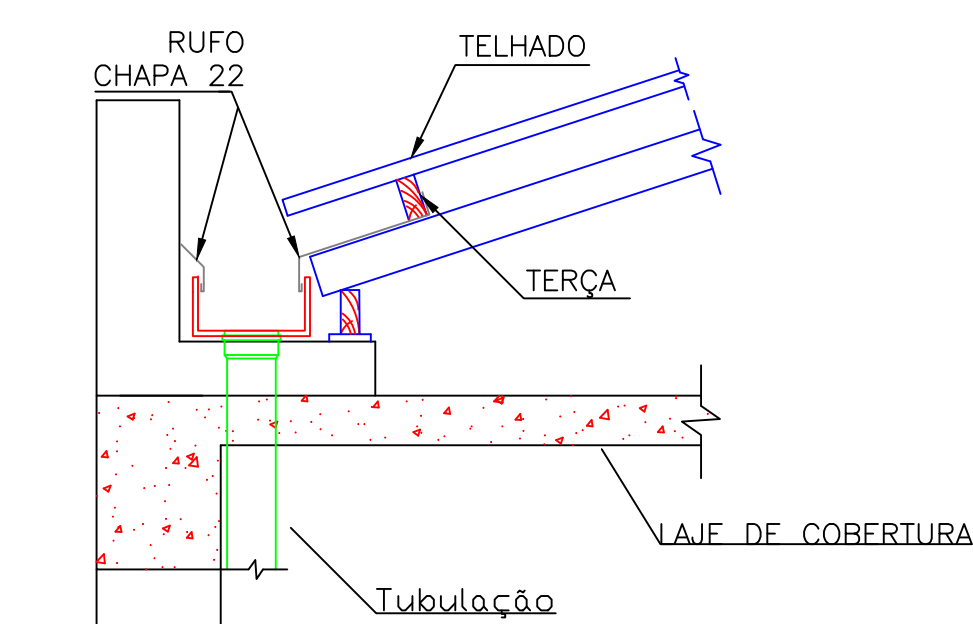

Detalhe Calha

Sem escala

LEGENDA	
	Ponto de descida d' água
	Joelho 90°
	Condutor vertical em Zinco 10 x 10 cm
	Caixa de Areia
	Tê
	Grelha 25 x 30 cm
	Calhas
	Rufos

CARIMBO DE APROVAÇÕES :			
TIPO DE USO : CMEI PROFº ANIBAL ROSA DO NASCIMENTO			
ENDEREGO DA OBRA : Rua 96 s/nº - Castelo Branco			
PROPRIETÁRIO :			
PREFEITURA MUNICIPAL DE CATALÃO		CNPJ nº: 01.505.643/0001-50	
AUTOR DO PROJETO :		Nº DA PRANCHA:	
ENGº. RAFAIANE GONÇALVES PURCINO		CREA nº: 101775953/D GO	
RESPONSÁVEL TÉCNICO :		02/02	
ENGº. RAFAIANE GONÇALVES PURCINO		CREA nº: 10175953/D GO	
DESCRIÇÃO :			
* Planta Baixa - Água Pluvial			
ESCALAS:	DATA:	DESENHO:	REVISÃO:
Indicadas	28/09/2022	RAFAIANE	